


換気機器表

記号	名称	仕様	動力			台数	備考
			φ	V	W		
F-1	天井換気扇	低騒音形 インテリア格子タイプ	1	100	36.0	1	観光案内所
	<24時間換気>	風量: 270m³/h 静圧: 40pa 天吊金具、SUS製深形フード(FD付、焼付塗装)、他付属品共					参考型番 VD-18ZXP12-C
OA-1	自然給気口	150φ、角形、壁取付形				1	各所
		フィルター、風量調整機構 SUS製深形フード(FD付、焼付塗装)、他付属品共					参考型番 P-18WQU

注記

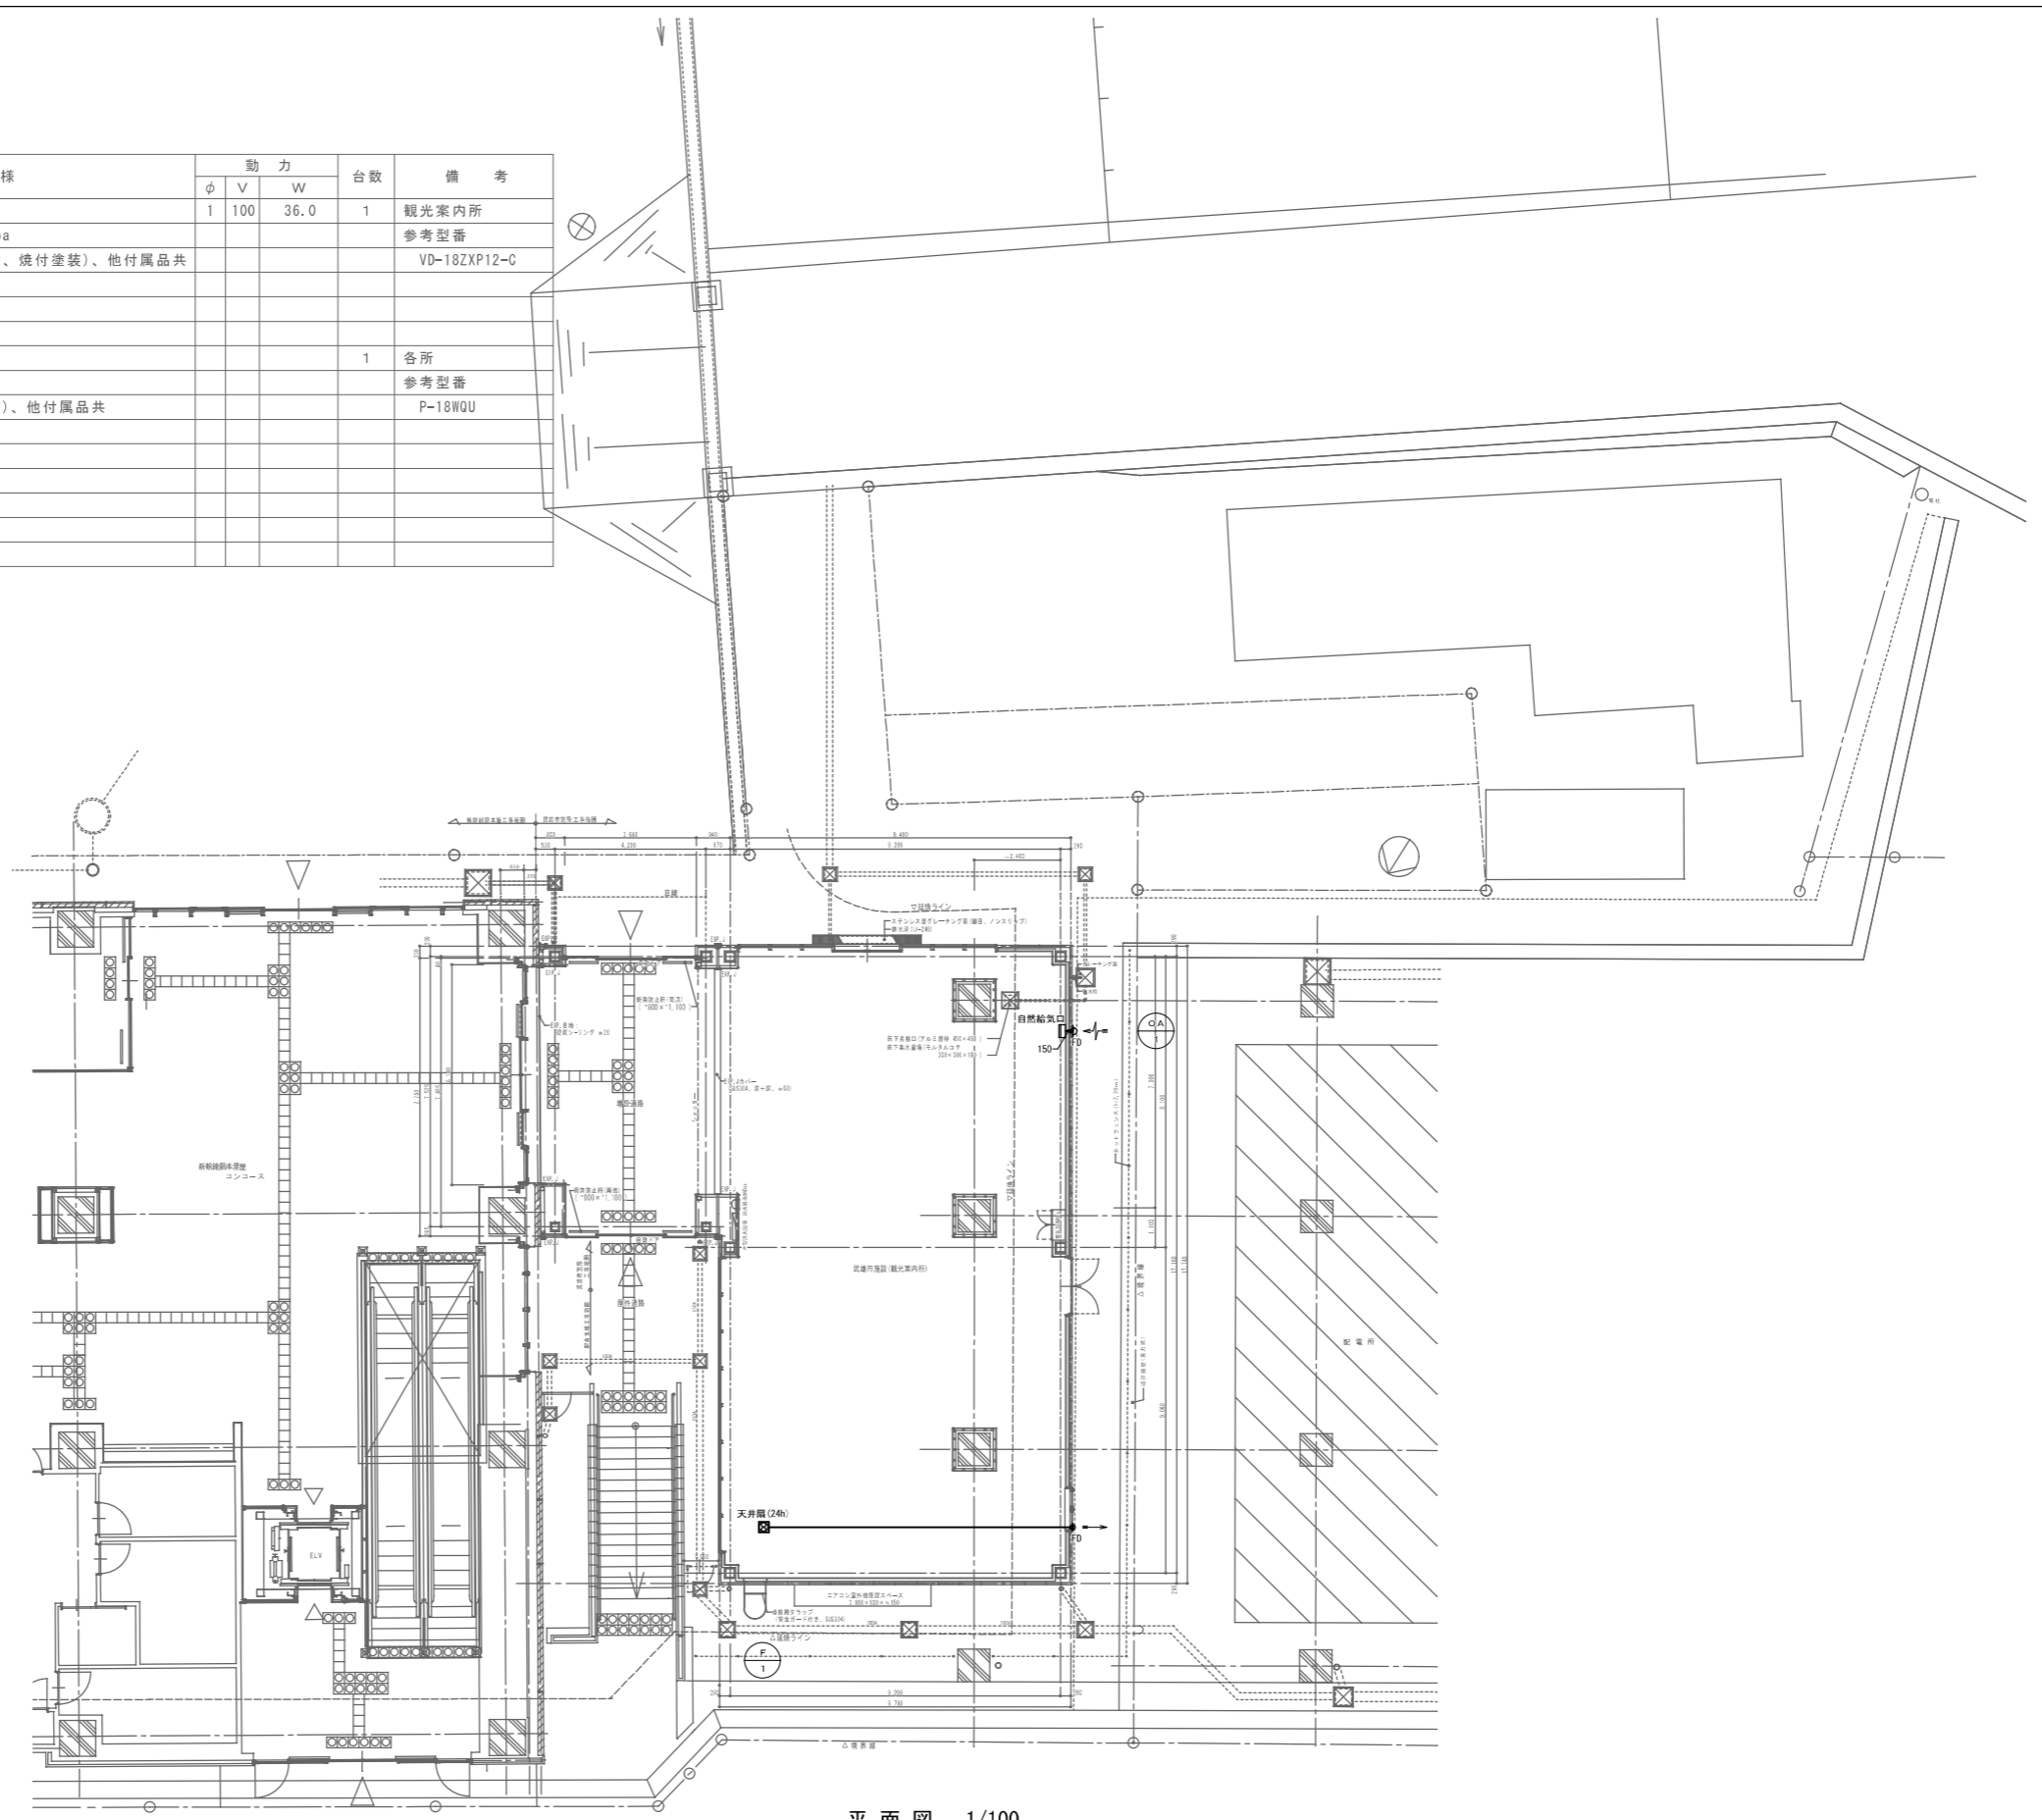


平面図 1/100

機器表

記号	品名	仕様及び付属品	数量	設置場所
GT-1	グリストラップ	FRP製、パイプ式埋込み型、3槽式 許容流入流量：23.3L/min 標準阻集グリース量：7.3kg ステンレス蓋(T-2)、他付属品一式	1	屋外
	パッケージ型消火栓	埋込I型 消火剤貯蔵タンク、窒素ガス容器、ホース、ノズル、弁類、他付属品一式	1	観光案内所

汚水樹表

記号	樹種別	管底(FL-)	備考
汚水-1	小口径 90L 100×150	300H	樹脂蓋
汚水-2	小口径 ST 100×150	410H	樹脂蓋
汚水-3	小口径 90L 100×150	500H	铸铁防護蓋(T8)
汚水-4	小口径 90L 100×150	670H	铸铁防護蓋(T8)
公共樹		880H	

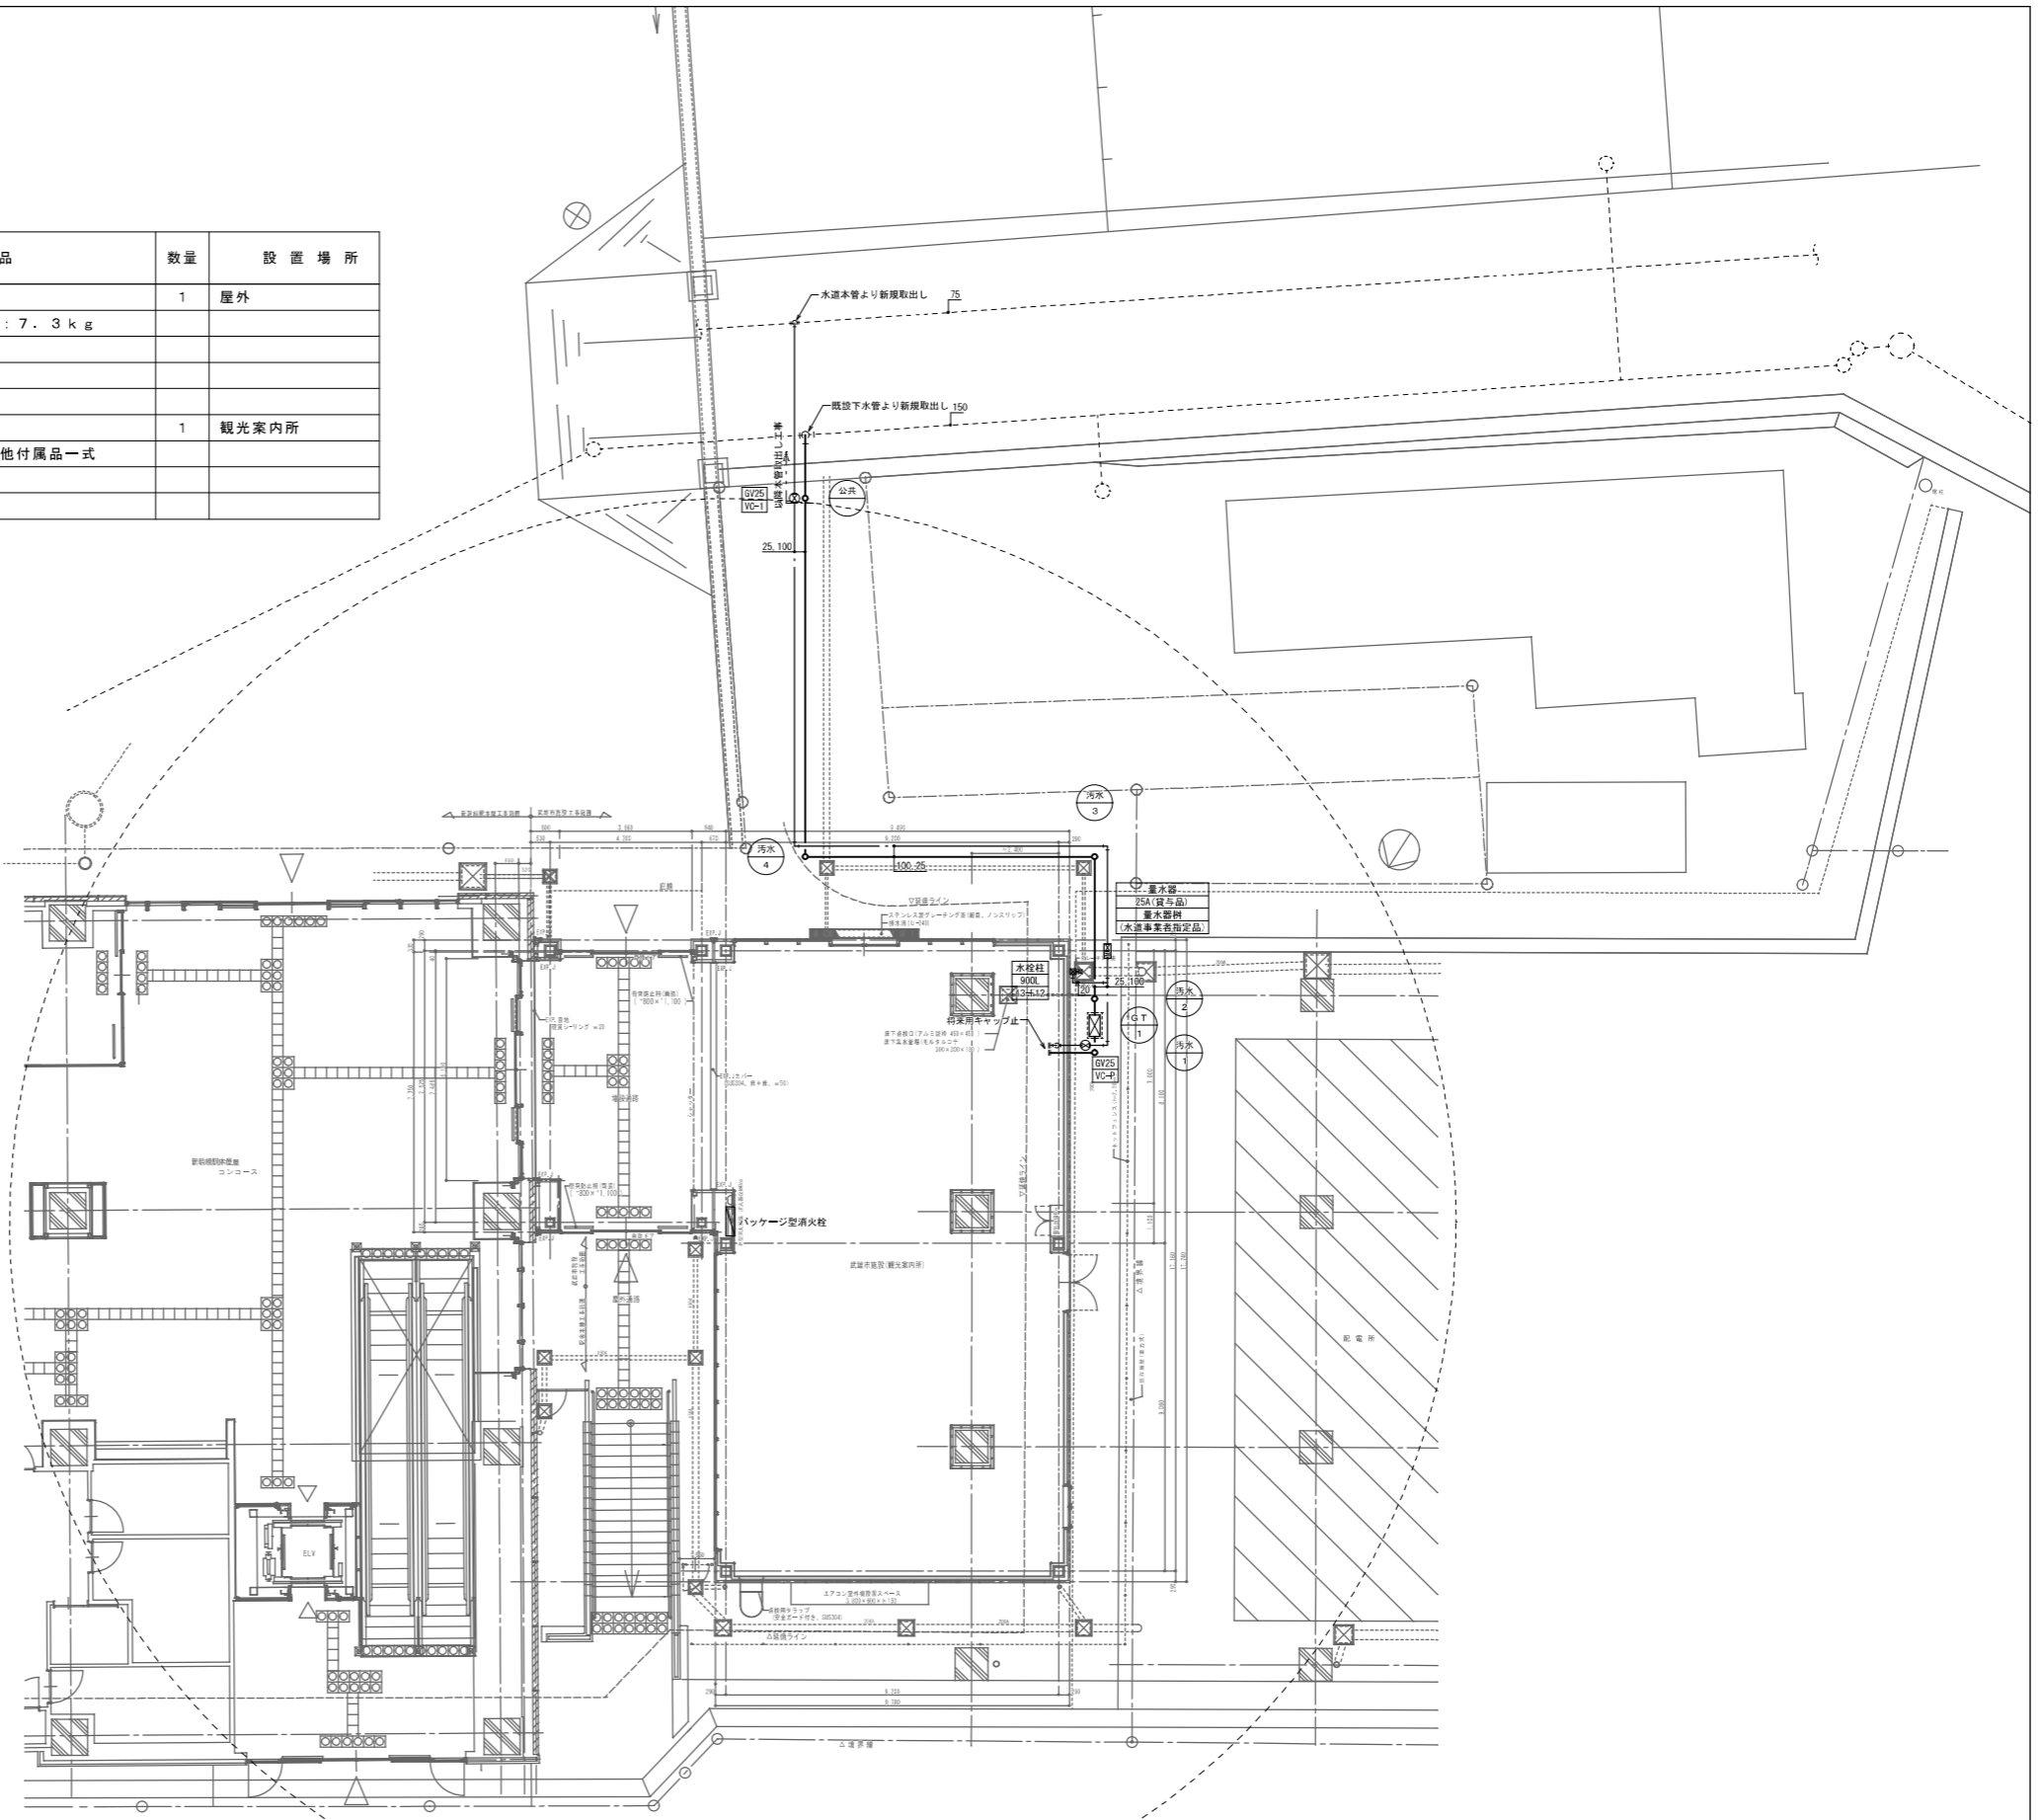

富永設計
 有限会社 TOMINAGA
 1級建築士事務所 佐賀県知事登録 第IC-884号
 管理建築士 富永 恭治
 1級建築士 建設大臣登録 第93408号

設計番号	工事名称	設計年月日	図面番号
検査	武雄市観光交流センター建設(第1期)工事		M/03
	図面名称	縮尺	
	衛生設備図	1/100 (A-1版) 1/200 (A-3版)	